

株式会社 武藤電気商会

〒104 東京都中央区新富町 047 (R33) 47-1

承認 設計 担当


縮尺 1/100

工事名称 河湘地区体育センター(仮称)新築工事 管理棟-電気

設計年月日 56


図面名称 屋外電気設備図

No. /

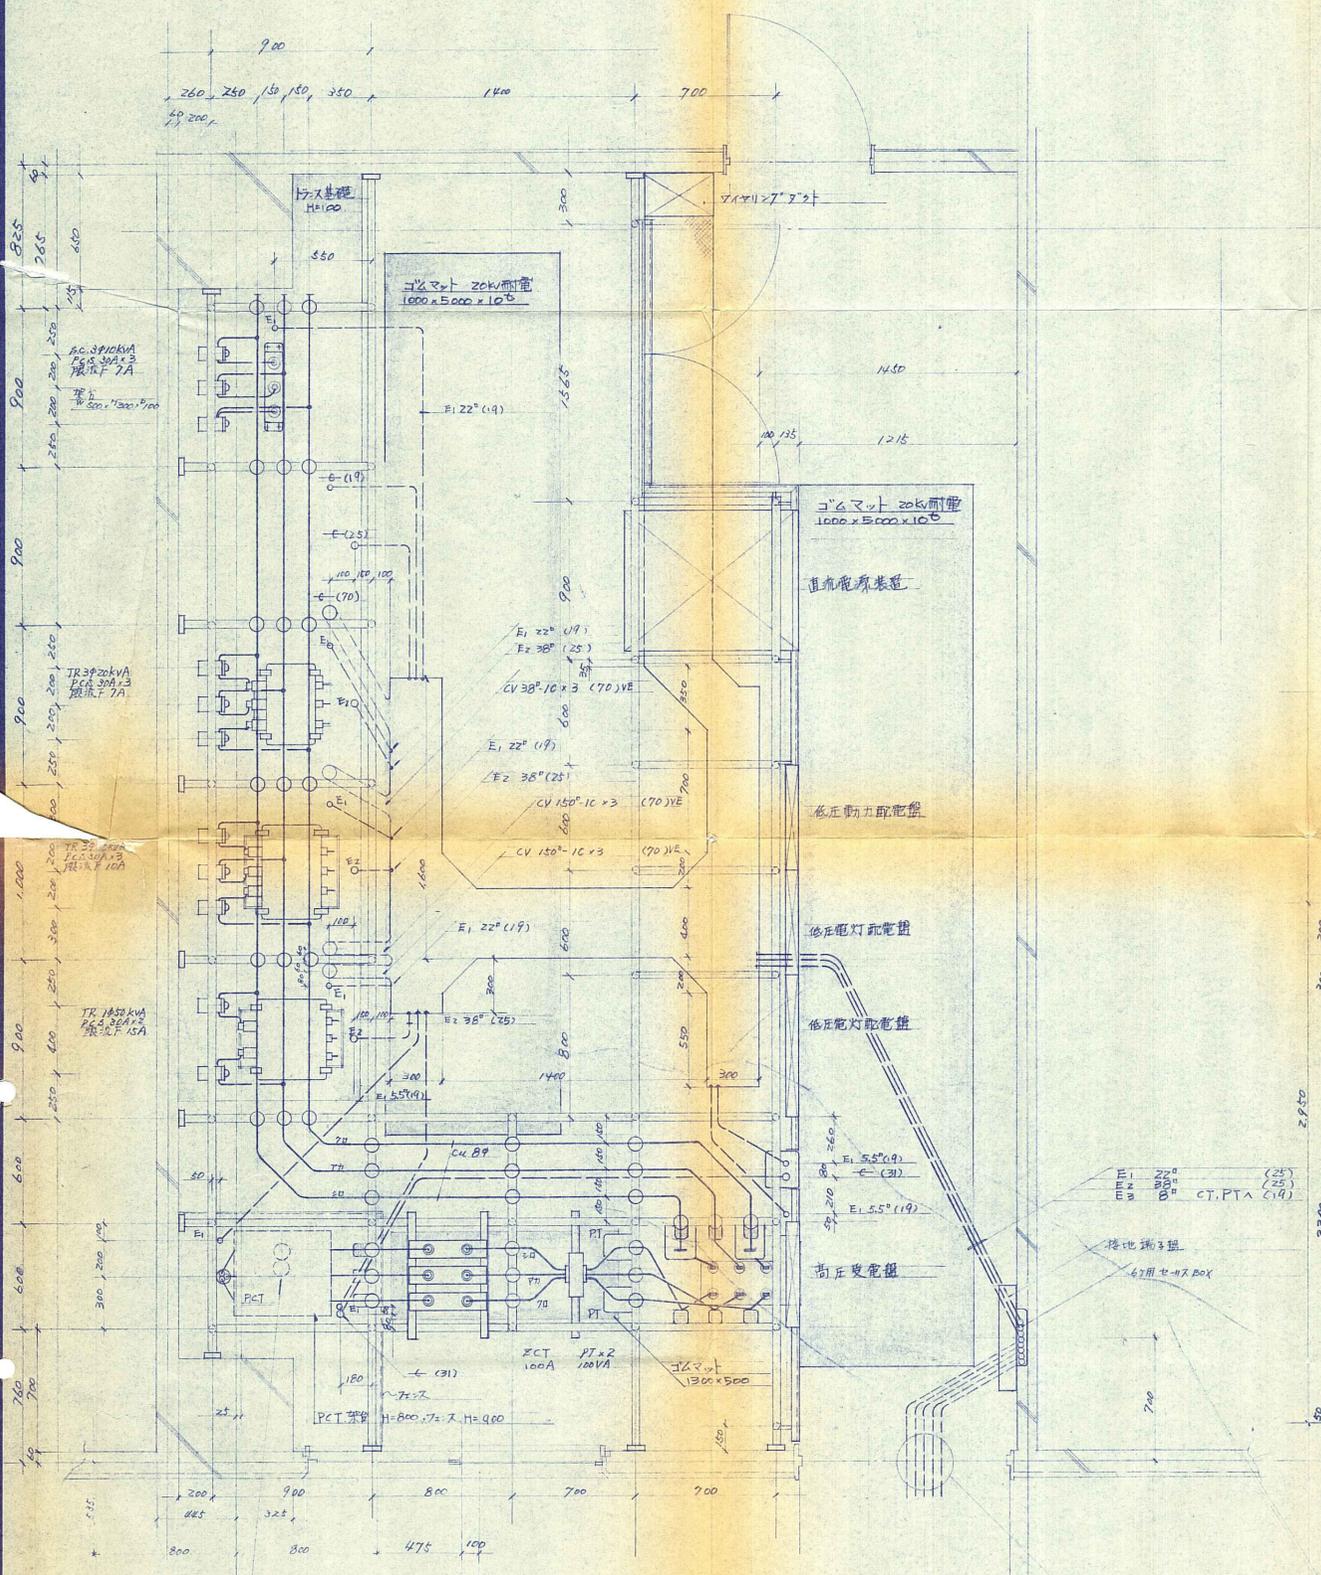


工向並行 H=150 (GL+450)  
 PE (82) PE (82)  
 CVT 38<sup>2</sup>-3C (4kV) PE (82)

電気室平面図 1/20

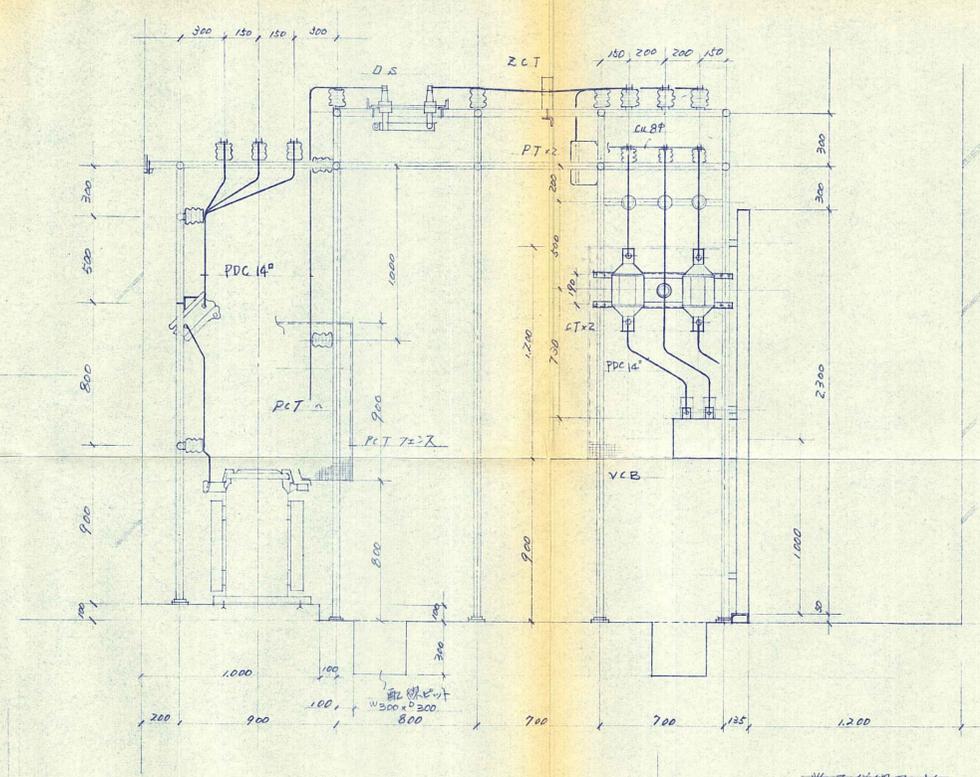

断面線図 1/20

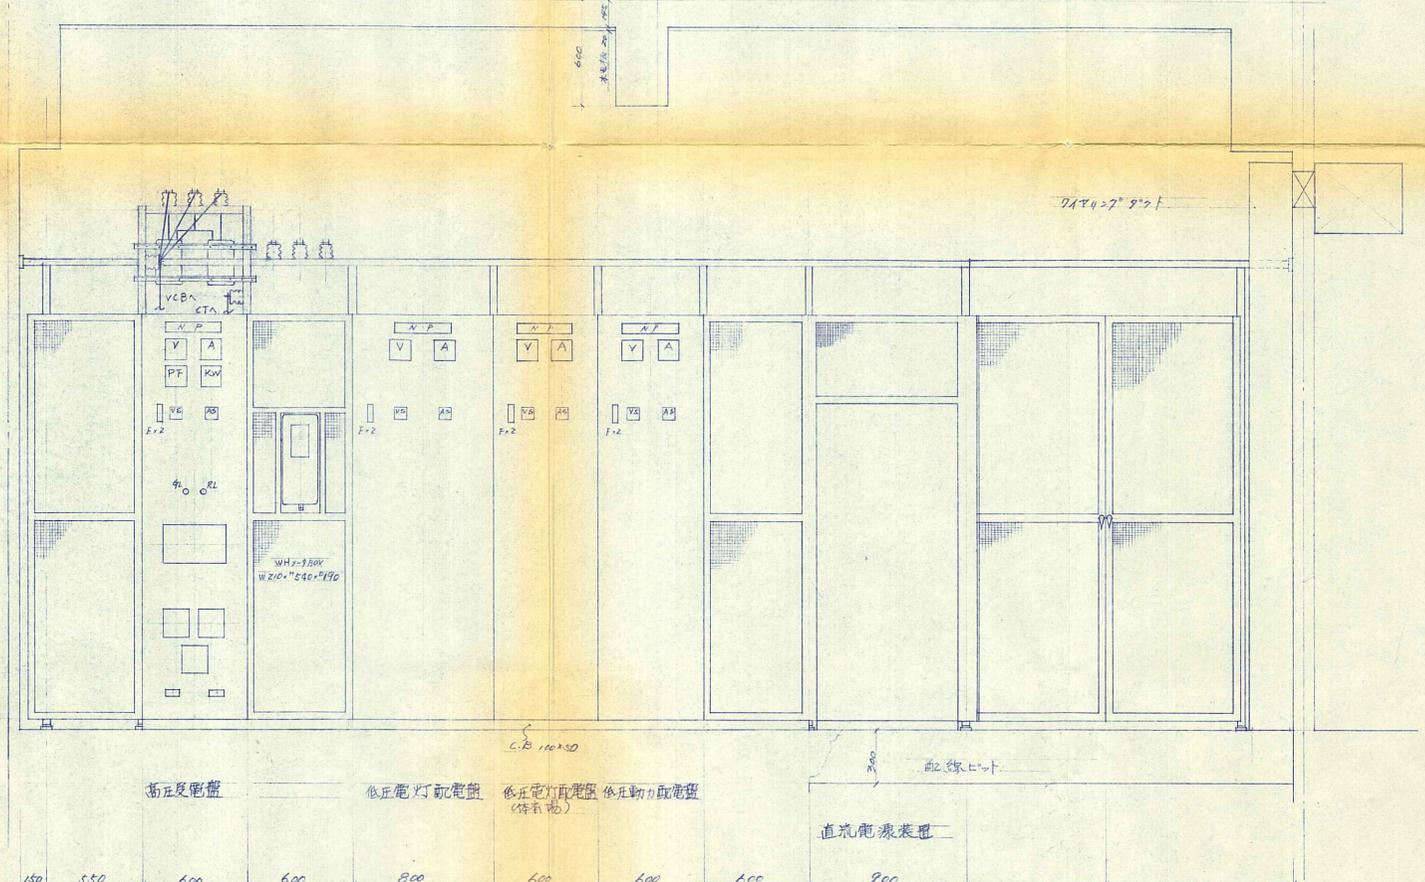

配電盤立面図 1/20

接地端子箱  
 67用セ-12 BOX

御承認印	
56.7.20	
工 部 名	西武地区体育センター (新築工事)
図 面 内 容	電気室設備詳細図
担任者氏名	
作成年月日	56. 箱尺 1/20
社 長	担当設計 NO
株式会社 武蔵電気商会	