


建具表


記号、数量	WD 1	2
形状	見込厚 40 2075 1450 1/30	
形式	両開きフラッシュ戸	
仕上げ	天然木化粧合板 クリアー仕上げ	
付属金物	丁番、戸当り、あおり止め、錠、とっ手	

計画平面図 1/50


工事名	平成 年度公園整備工事		
路線・河川名	県立座間谷戸山公園		
施工箇所	座間市入谷3丁目地内		
図面名	計画平面図		
縮尺	1/50	図面番号	16
事業者名	神奈川県相模原土木事務所		

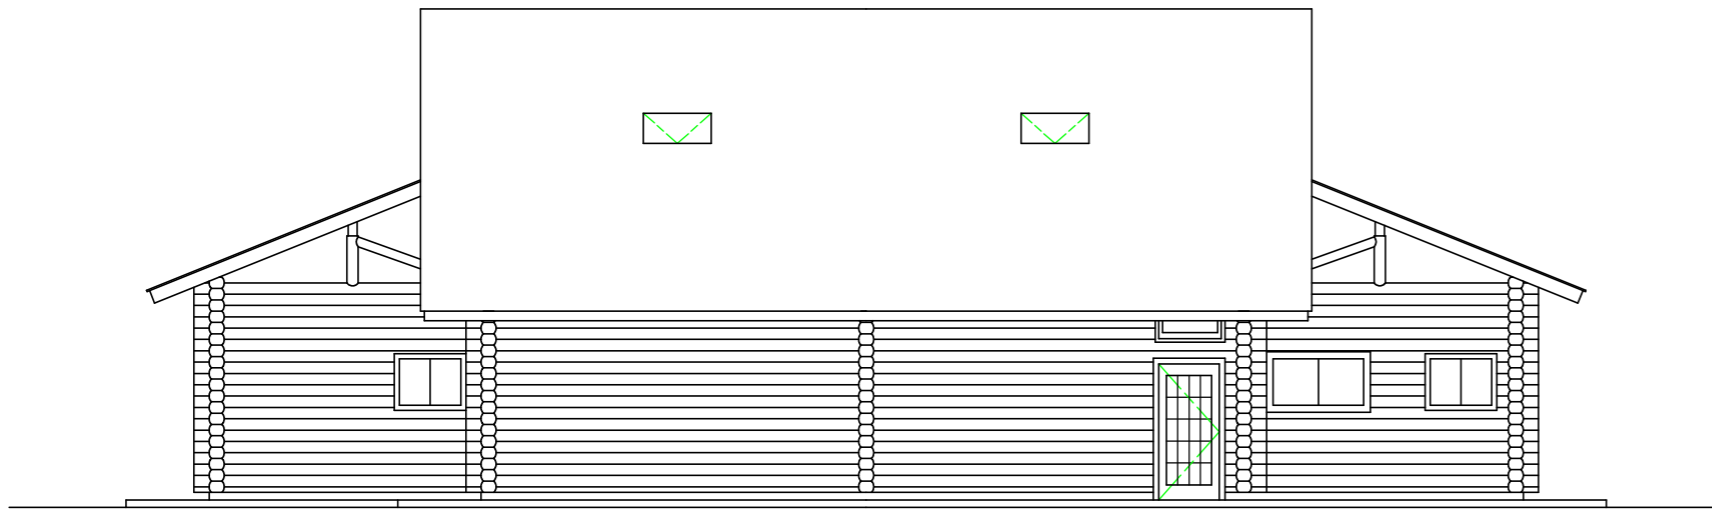


北立面図 1/50

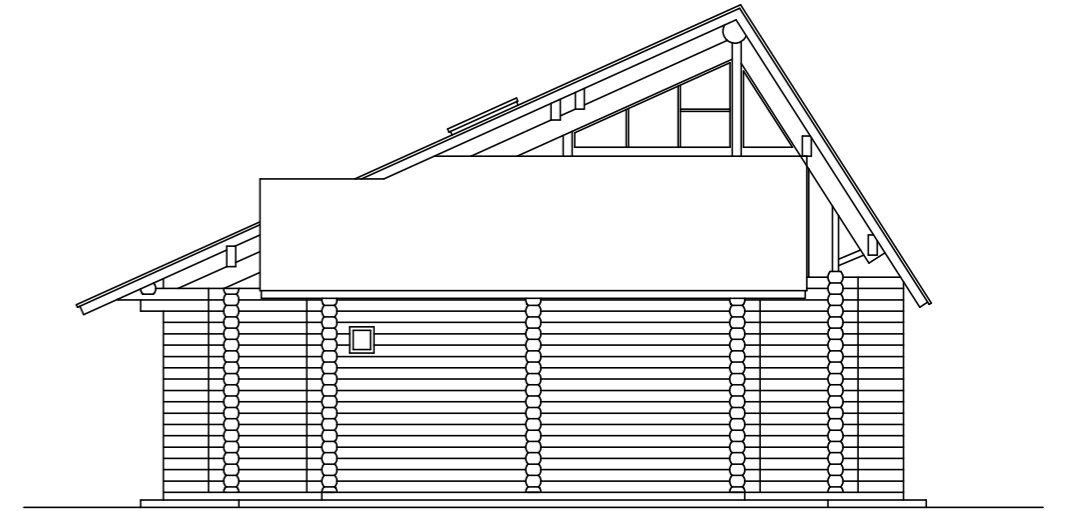

東立面図 1/50


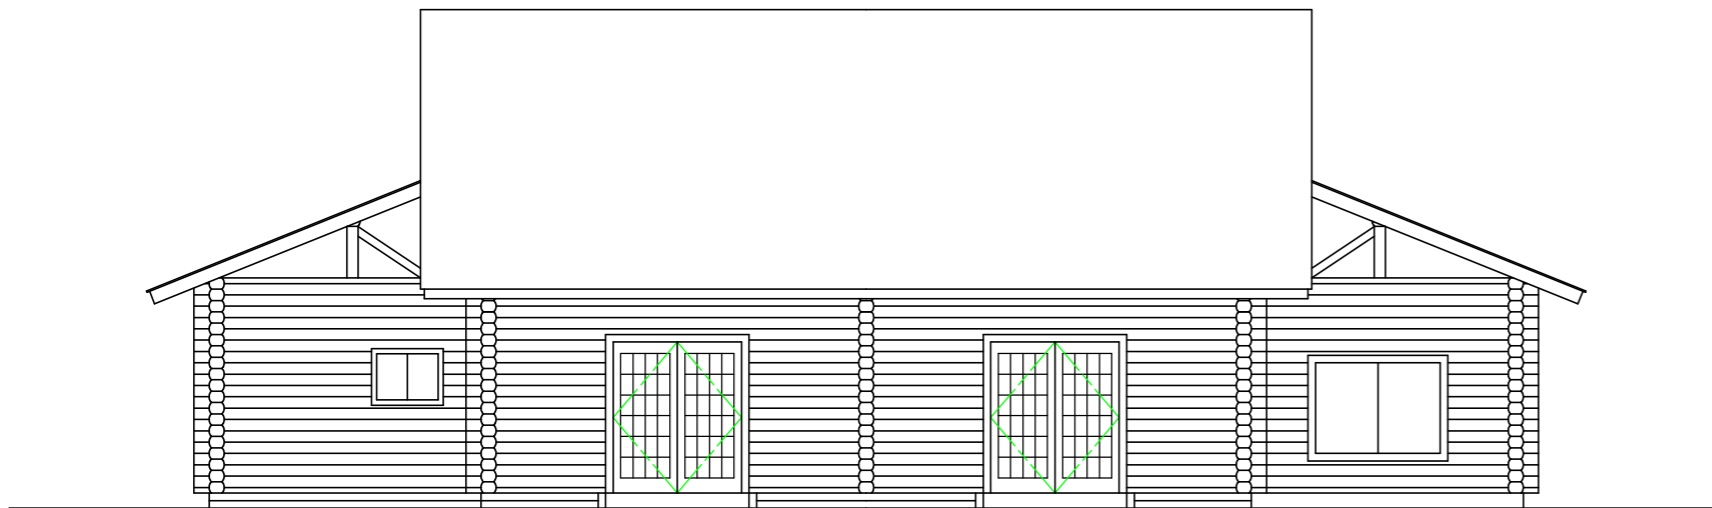


南立面図 1/50

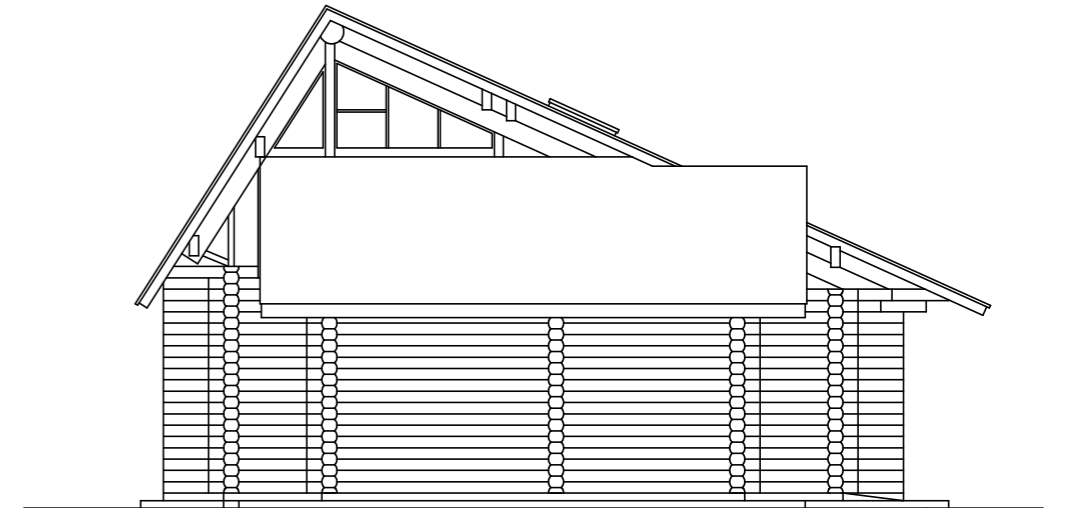

西立面図 1/50

工事名	平成 年度公園整備工事		
路線・河川名	県立座間谷戸山公園		
施工箇所	座間市入谷3丁目地内		
図面名	立面図		
縮尺	1/50	図面番号	19
事業者名	神奈川県相模原土木事務所		

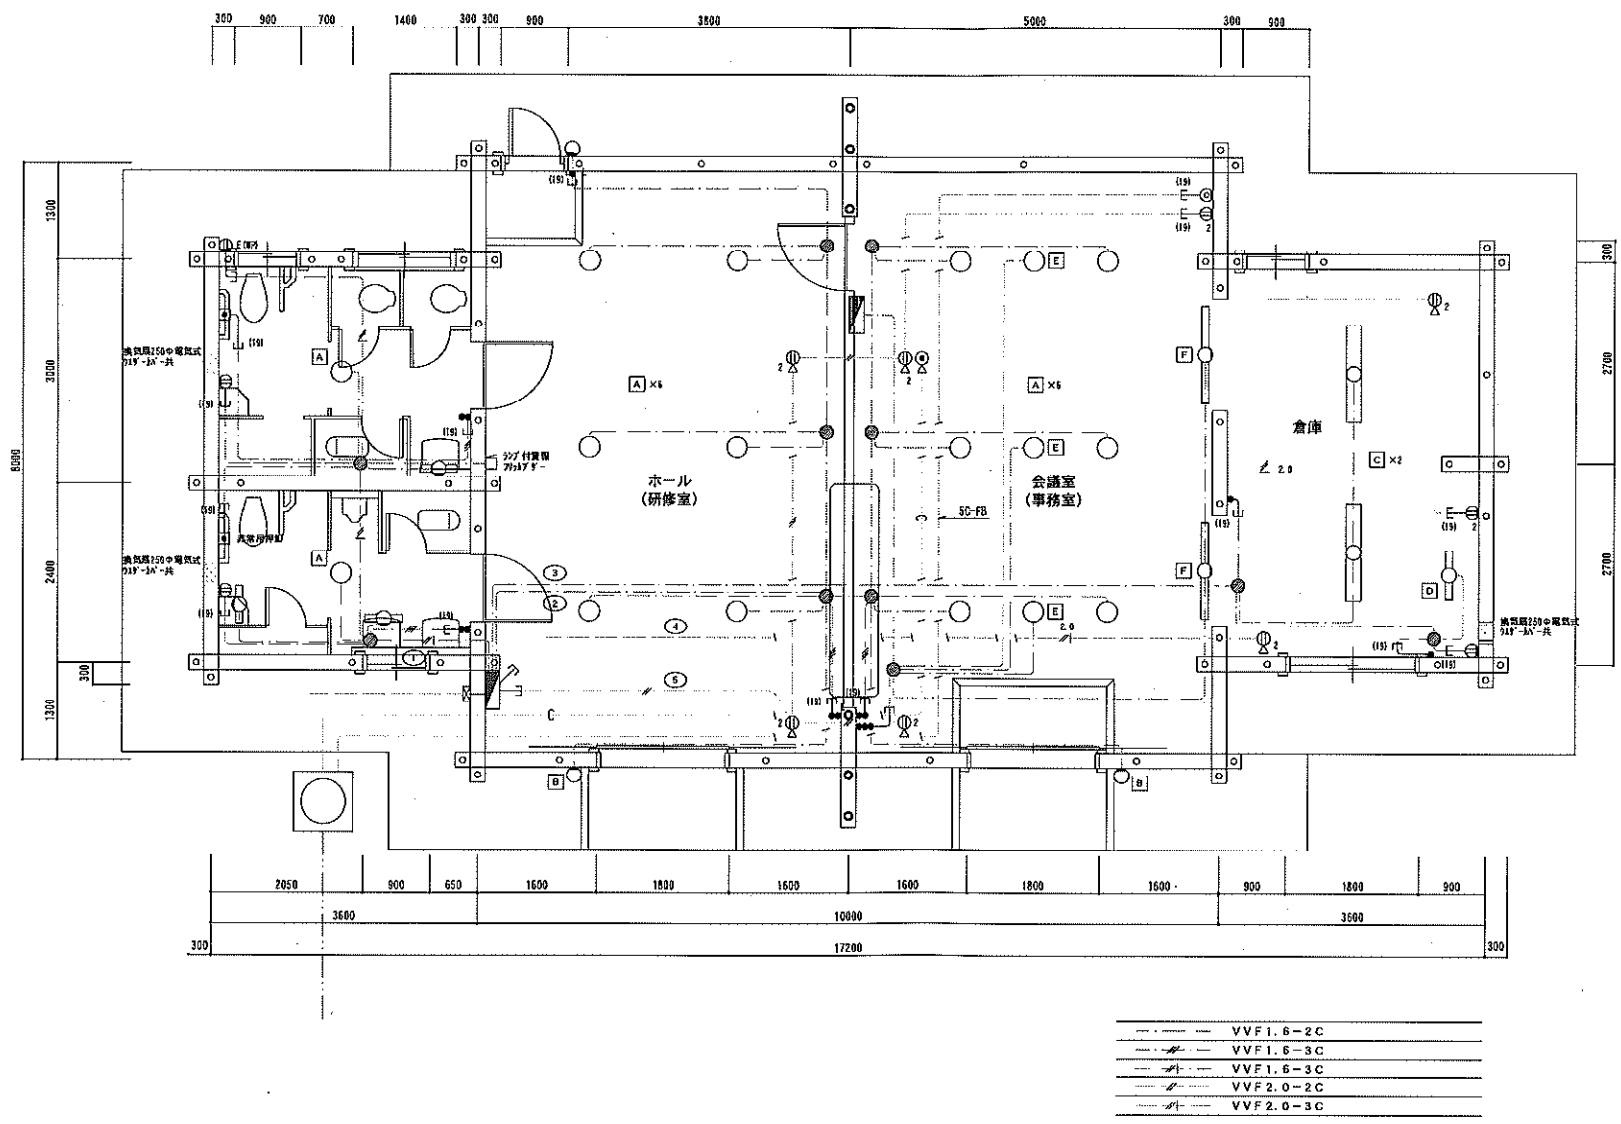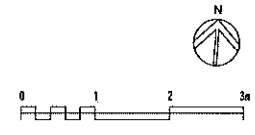

平面詳細図 S=1/50

凡 例

記号	名称	備考
■	電灯機	
□	蛍光灯	
○	蛍光灯	
○	ブラケット	
○	白熱灯	
⊕	端子コンセント	金属プレート
⊕2	端子コンセント 2口用	金属プレート
⊕E	端子コンセント E端子付	金属プレート
⊕P	防水型コンセント	
⊕F	フロアコンセント	
●	端子スイッチ 片切	金属プレート
⋯	換気扇	
⊗	電話受付け口 珠付け	
⊗	非常用押ボタン	
⊗	直列ユニット	金属プレート
⊗	ジョイントボックス	
⊗	プルボックス	
□	プザ	
○	照明器具A	ペンダント I L 1 0 0 W X 1
○	照明器具B	ブラケット(防水型) I L 4 0 W X 1
○	照明器具C	反射型蛍光灯(チェーン吊) F L 4 0 W X 2
○	照明器具D	檜下灯 F L 2 0 W X 1
○	照明器具E	ペンダント I L 6 0 W X 6
○	照明器具F	ブラケット(カバー付) F L 4 0 W X 1

工事名	平成 年度公園整備工事
種別・河川名	県立産駒谷戸山公園
施工箇所	産駒市入谷3丁目地内
図面名	電気設備平面図(改修前)
縮尺	図示 図面番号 21
事業者名	神奈川県相模原土木事務所